


# POŽÁRNĚ BEZPEČNOSTNÍ ŘEŠENÍ

2. Etapa modernizace haly H53

Příloha 02 - Půdorys, Měřítko 1:300

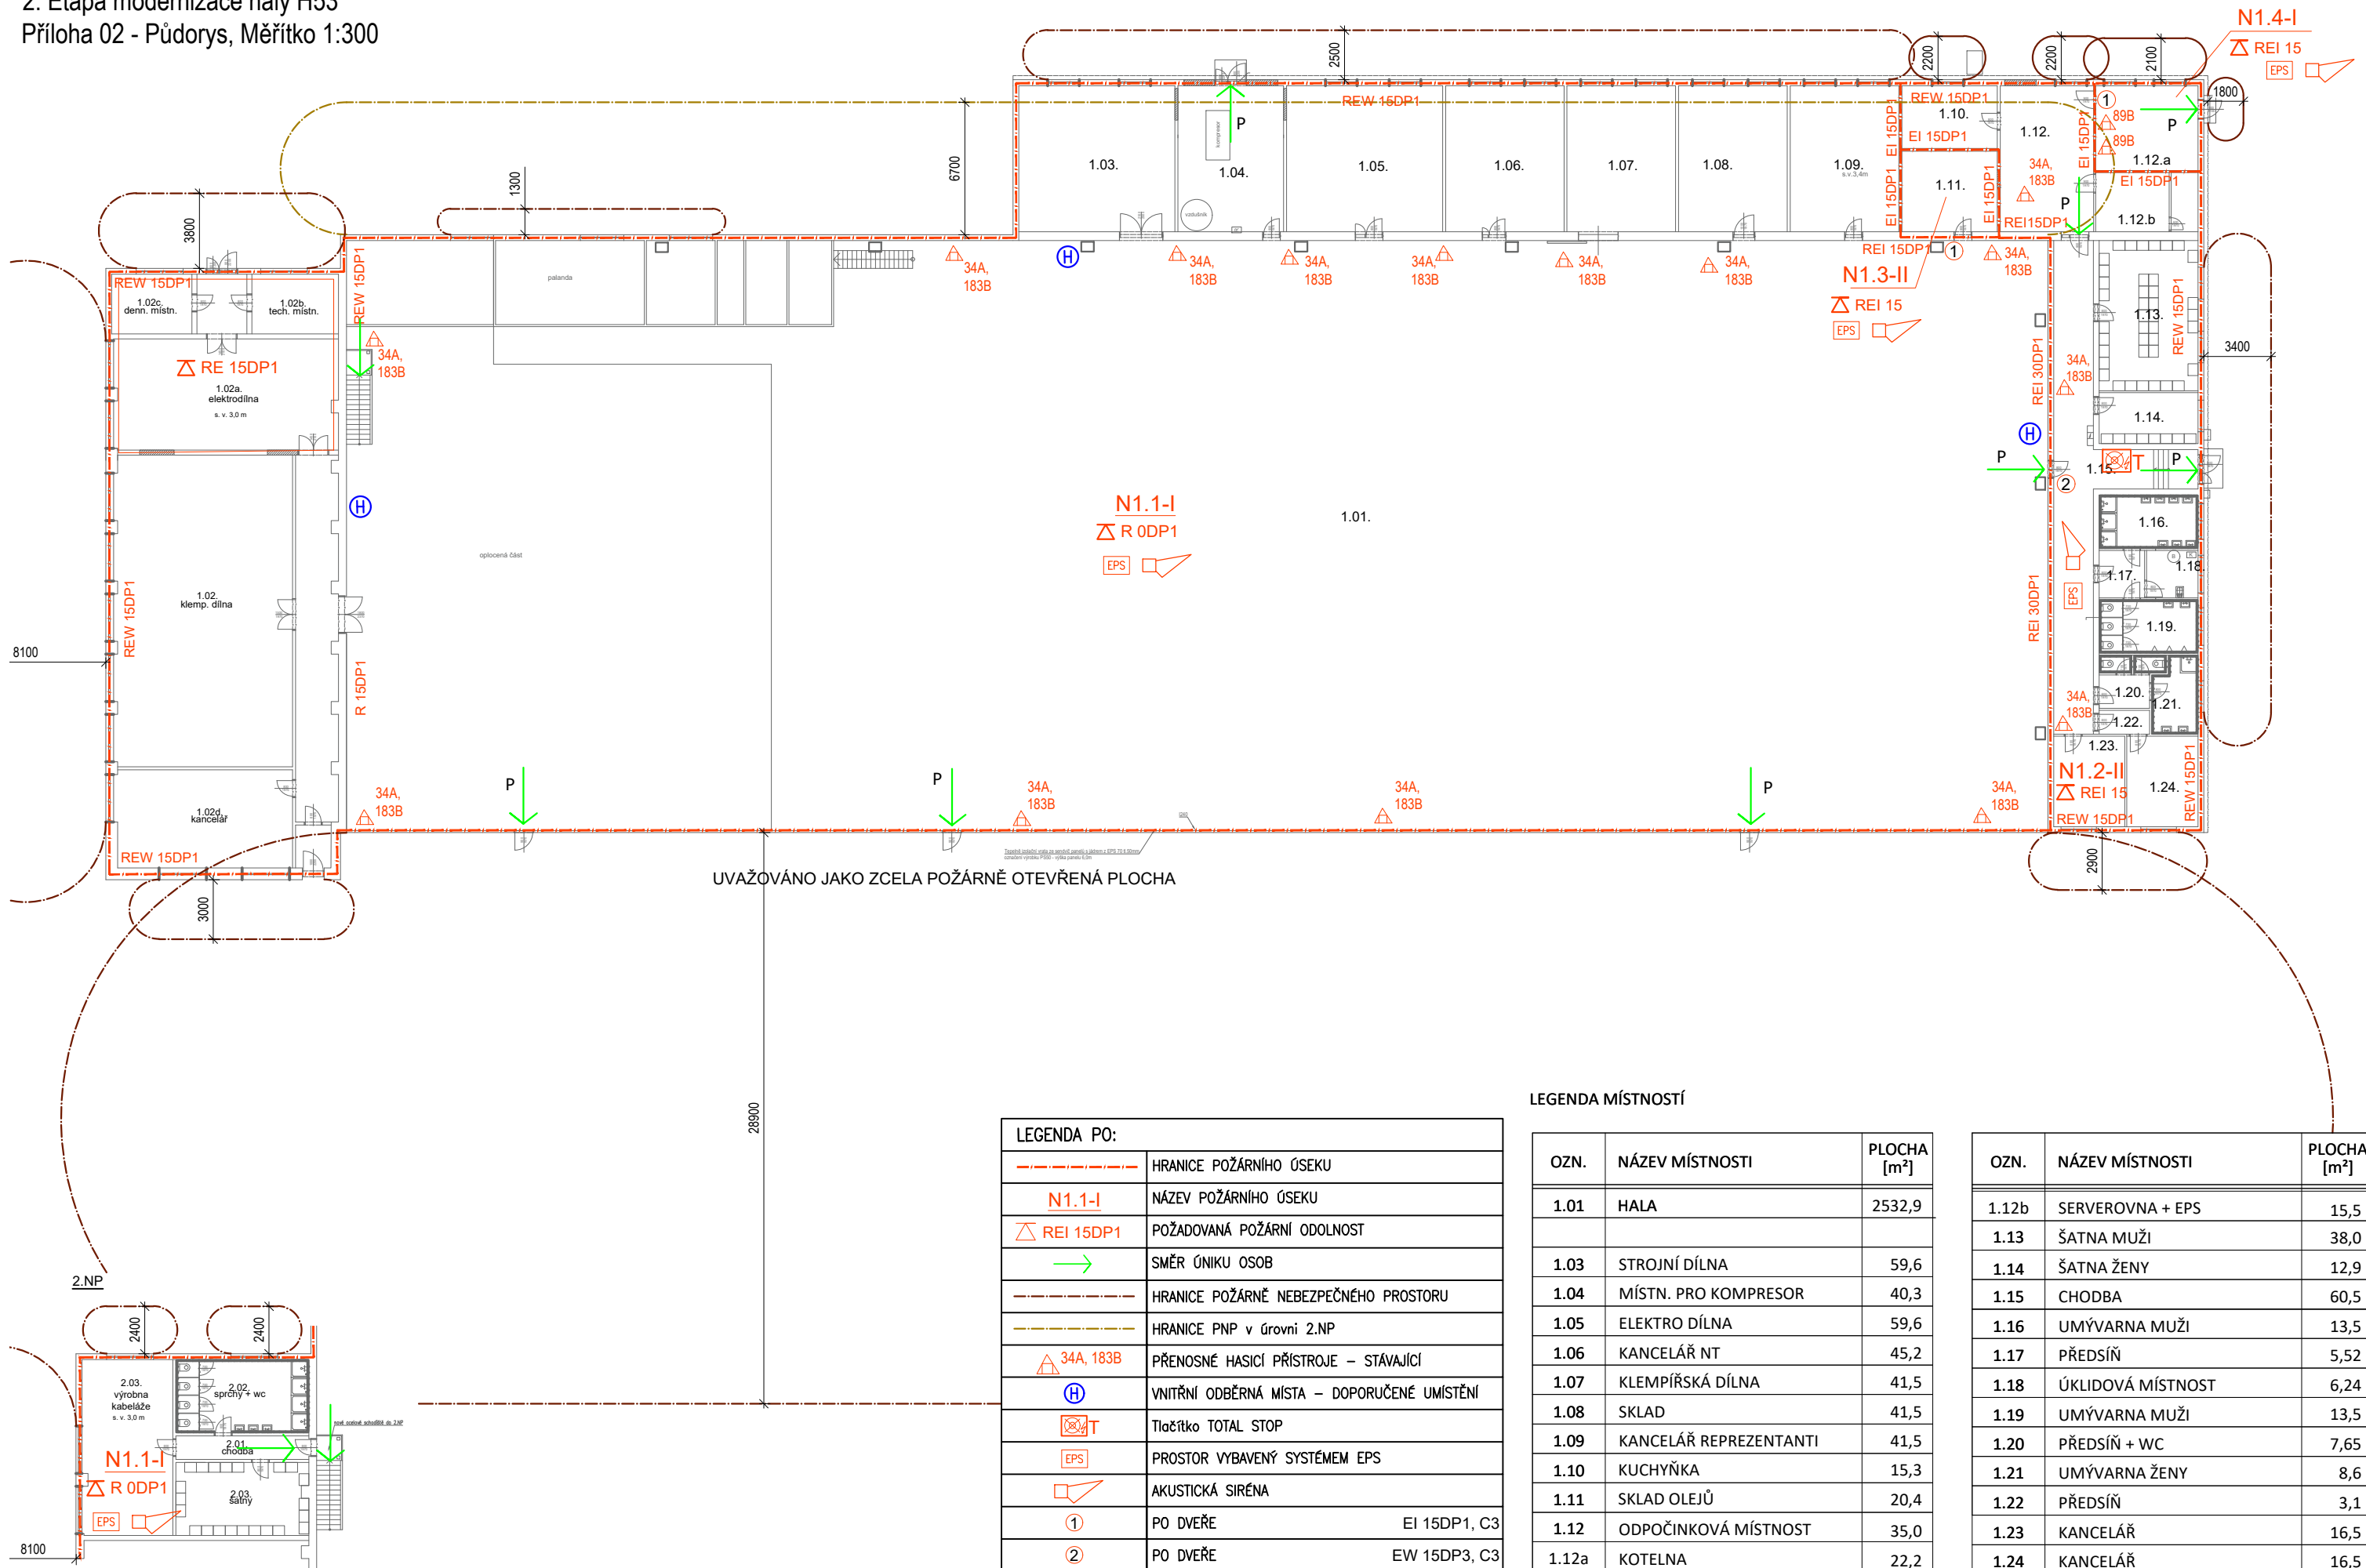

UVAŽOVÁNO JAKO ZCELA POŽÁRNĚ OTEVŘENÁ PLOCHA

LEGENDA PO:	
	HRANICE POŽÁRNÍHO ÚSEKU
<b>N1.1-I</b>	NÁZEV POŽÁRNÍHO ÚSEKU
	POŽADOVANÁ POŽÁRNÍ ODOLNOST
	SMĚR ÚNIKU OSOB
	HRANICE POŽÁRNĚ NEBEZPEČNÉHO PROSTORU
	HRANICE PNP v úrovni 2.NP
	PŘENOSNÉ HASICÍ PŘÍSTROJE – STÁVAJÍCÍ
	VNITŘNÍ ODBĚRNÁ MÍSTA – DOPORUČENÉ UMÍSTĚNÍ
	Tlačítko TOTAL STOP
	PROSTOR VYBAVENÝ SYSTÉMEM EPS
	AKUSTICKÁ SIRÉNA
	PO DVEŘE EI 15DP1, C3
	PO DVEŘE EW 15DP3, C3

### LEGENDA MÍSTNOSTÍ

OZN.	NÁZEV MÍSTNOSTI	PLOCHA [m <sup>2</sup> ]
1.01	HALA	2532,9
1.03	STROJNÍ DÍLNA	59,6
1.04	MÍSTN. PRO KOMPRESOR	40,3
1.05	ELEKTRO DÍLNA	59,6
1.06	KANCELÁŘ NT	45,2
1.07	KLEMPÍŘSKÁ DÍLNA	41,5
1.08	SKLAD	41,5
1.09	KANCELÁŘ REPREZENTANTI	41,5
1.10	KUCHYŇKA	15,3
1.11	SKLAD OLEJŮ	20,4
1.12	ODPOČINKOVÁ MÍSTNOST	35,0
1.12a	KOTELNA	22,2

OZN.	NÁZEV MÍSTNOSTI	PLOCHA [m <sup>2</sup> ]
1.12b	SERVEROVNA + EPS	15,5
1.13	ŠATNA MUŽI	38,0
1.14	ŠATNA ŽENY	12,9
1.15	CHODBA	60,5
1.16	UMÝVARNA MUŽI	13,5
1.17	PŘEDSÍŇ	5,52
1.18	ÚKLIDOVÁ MÍSTNOST	6,24
1.19	UMÝVARNA MUŽI	13,5
1.20	PŘEDSÍŇ + WC	7,65
1.21	UMÝVARNA ŽENY	8,6
1.22	PŘEDSÍŇ	3,1
1.23	KANCELÁŘ	16,5
1.24	KANCELÁŘ	16,5