


LEGENDA MÍSTNOSTÍ 2.NP


OZN.	NÁZEV MÍSTNOSTI	PLOCHA [m <sup>2</sup> ]
2.01	CHODBA	8,8
2.02	WC	17,3
2.03	DENNÍ MÍSTNOST	27,7
2.04	ŠATNA	23,1
2.05	SPRCHY	18,6
2.06	ÚKLID. MÍSTNOST	3,2

LEGENDA:

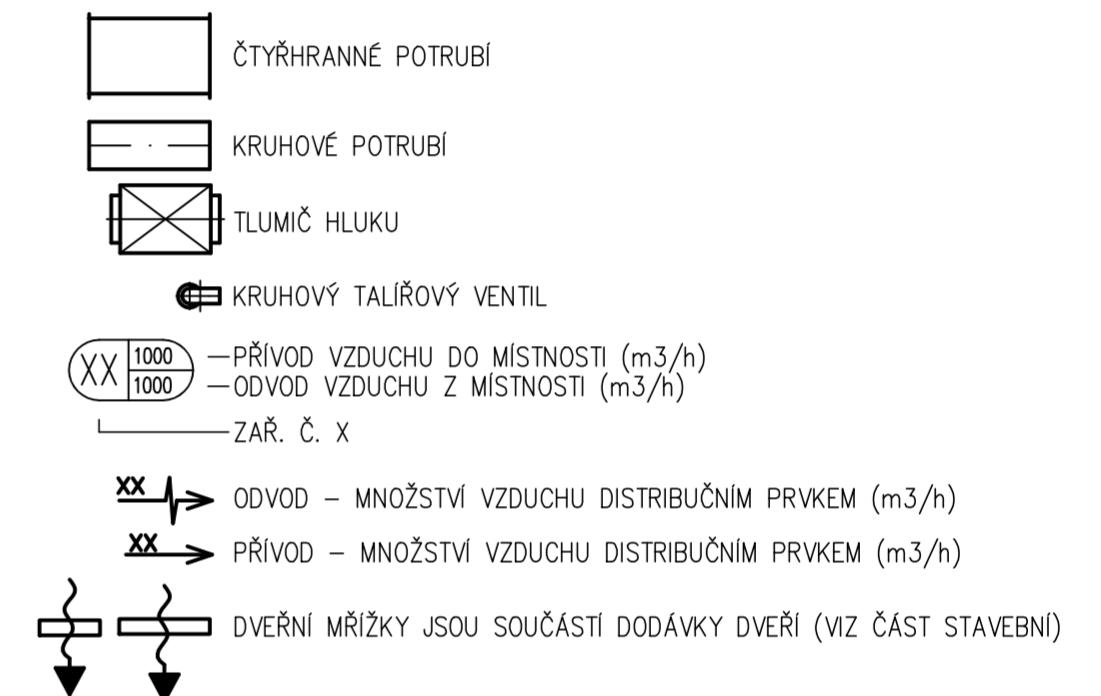

POZNÁMKA:

V PROSTORU VEDENÍ POTRUBÍ POD STROPEM BUDE MIMO VZT VEDENO TAKÉ POTRUBÍ SPLAŠKOVÉ KANALIZACE. TRASY VZT JE NUTNÉ NA STAVBĚ KOORDINOVAT. PŘÍPADNÉ KŘÍŽENÍ VZT S SPLAŠKOVOU KANALIZACE BUDE PROVEDENO VYKŘÍŽENÍ POTRUBÍ POMOCÍ ZMĚNY TRASY VZT POTRUBÍ.

Investor:	LOM PRAHA s.p., Tiskařská 270/8, Praha 10 - Malešice	Zpracovatel:	
Místo stavby:	areál LOM PRAHA s.p., Mladoboleslavská 1093, Praha 9 - Kbely k.ú.: Vysočany p.č. 1725/14		DIGITRONIC CZ s. r. o. Šimkova 904, 500 03 Hradec Králové www.digitronic.cz, tzb@digitronic.cz
Vedoucí projektu:	Ing. Jan Dinga	Datum:	12/2018
Zodp. projektant:	Ing. Jan Dinga	Stupeň PD:	DSP,DPS
Vypracoval:	Ing. Petr Vanický	Část:	D.1.4 TECHNICA PROSTŘEDÍ STAVEB
Akce:	<b>2. ETAPA MODERNIZACE HALY H53 - ČÁST ZÁPAD</b>	Paré:	Formát: A2
			Měřítko: 1:50
Obsah:	VZDUCHOTECHNIKA - PŮDORYS 2.NP		Číslo výkresu: D.1.4.C.03